


平面図

SCALE=1:500


(一) 与地辰野線
上伊那郡辰野町 下田 (1)



- 上水道
 - 仕切弁表篋入替 : 7箇所
 - 給水管移設 : 9箇所
 - 消火栓移設 : 2箇所
- 下水道
 - マンホール高さ調整 : 6箇所
 - 公共樹移設 : 12箇所

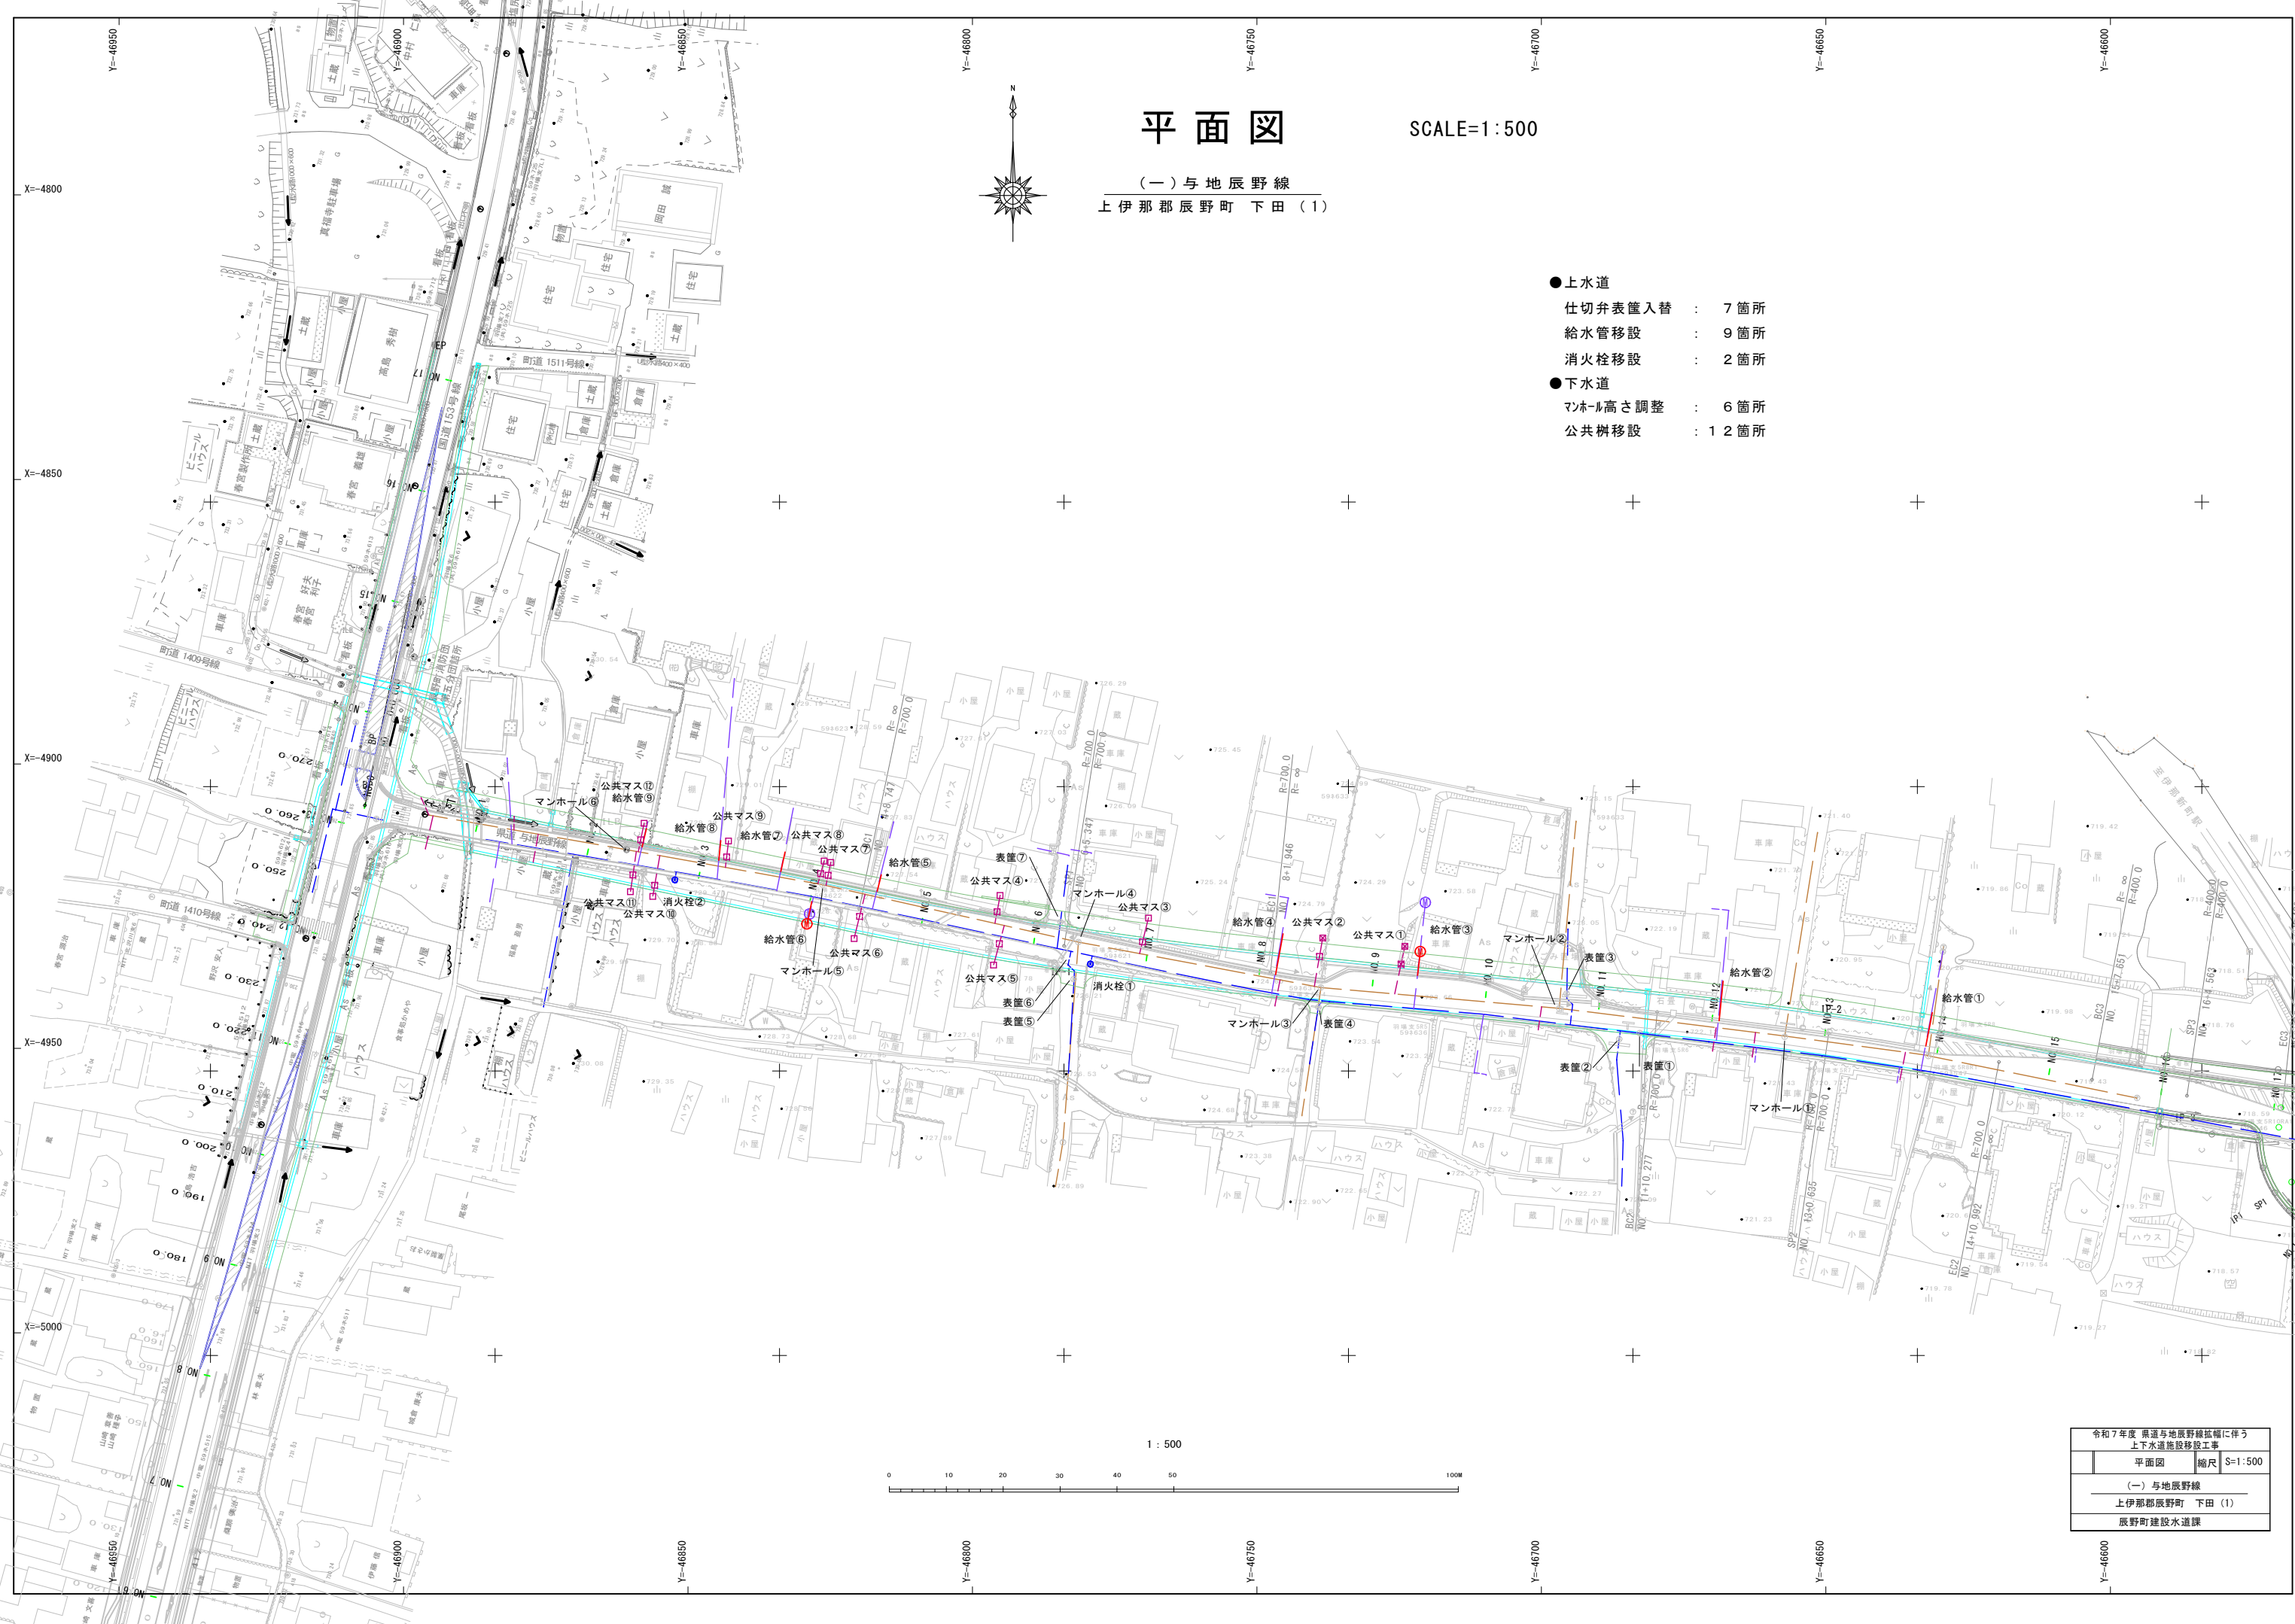


1 : 500

 


令和7年度 県道与地辰野線幅に伴う 上下水道施設移設工事	
平面図	縮尺 S=1:500
(一) 与地辰野線	
上伊那郡辰野町 下田 (1)	
辰野町建設水道課	

給水装置（参考図）

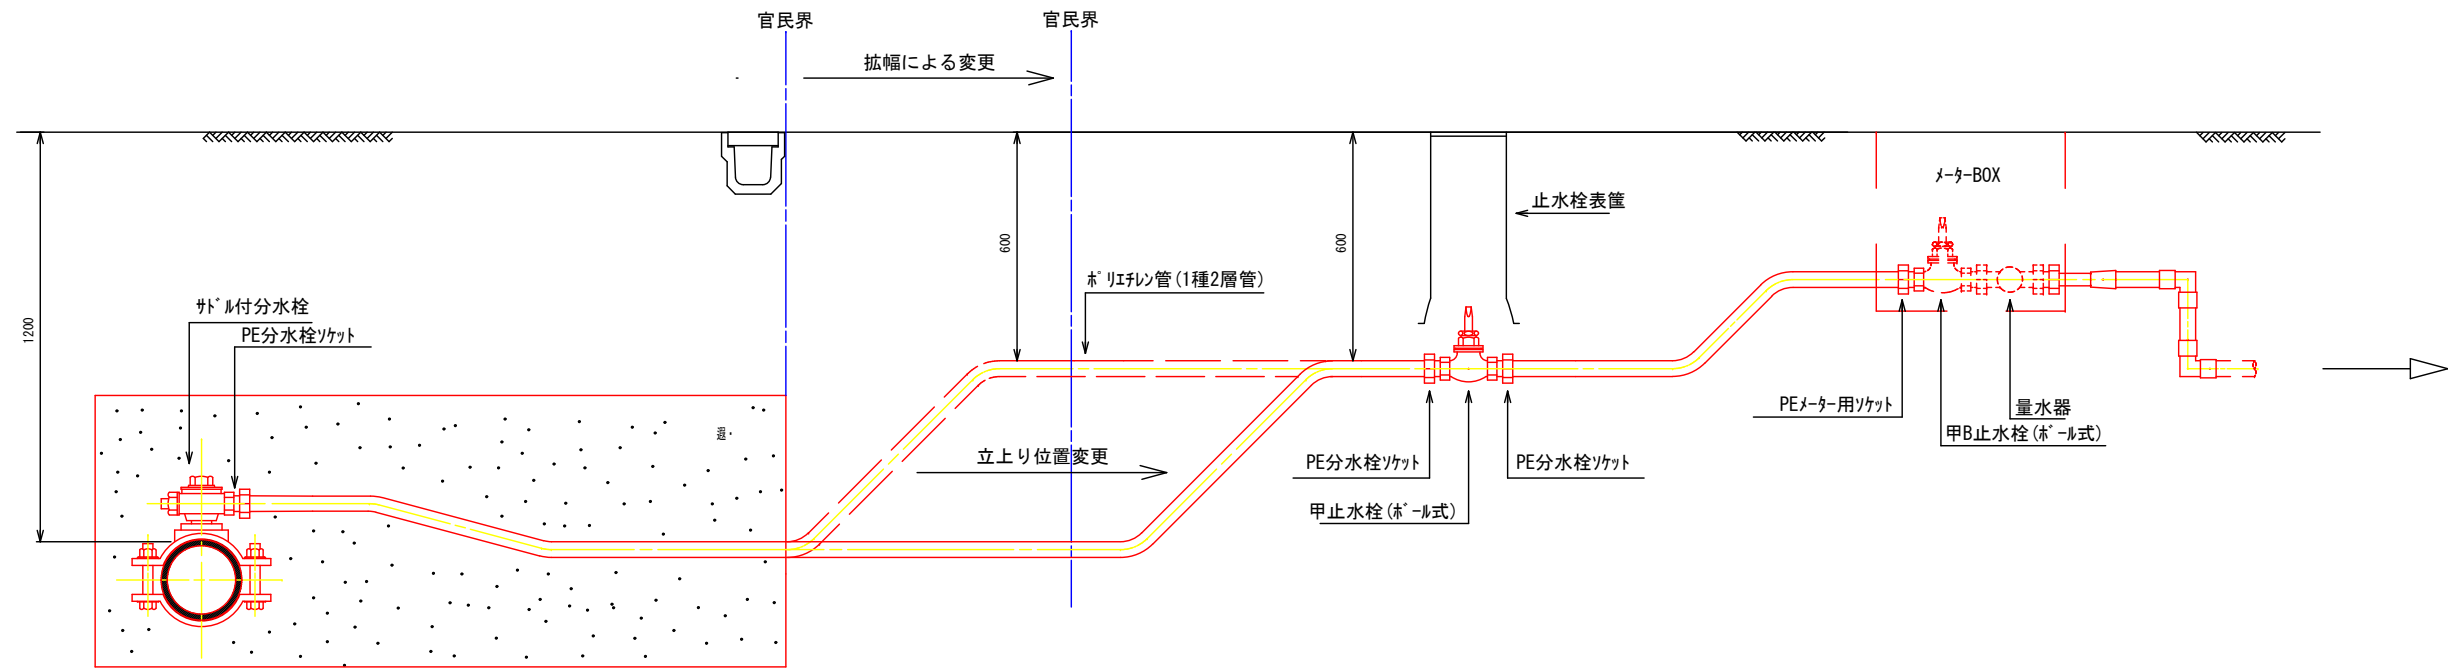

仕切弁表筐構造図（参考図）

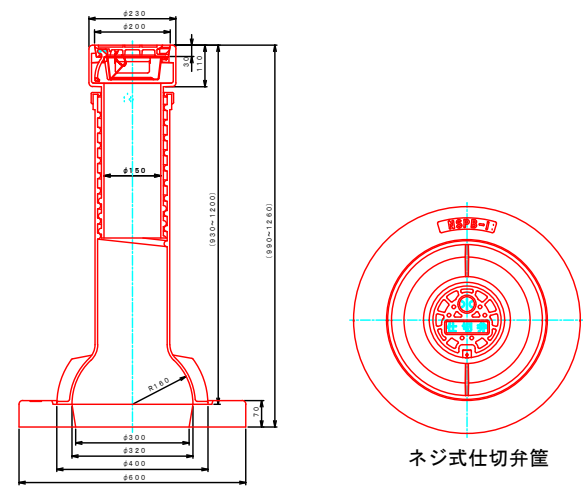

令和7年度 南道与地辰野線拡幅工事に伴う上下水道施設移設工事			
給水装置（参考図）・構造図（参考図）	縮尺	free	
（一）与地辰野線			
上伊那郡辰野町 下田（1）			
辰野町建設水道課			