



令和8年度 広域避難所空調設備設置工事設計図

(中央コミュニティセンター)

辰野町 総務課

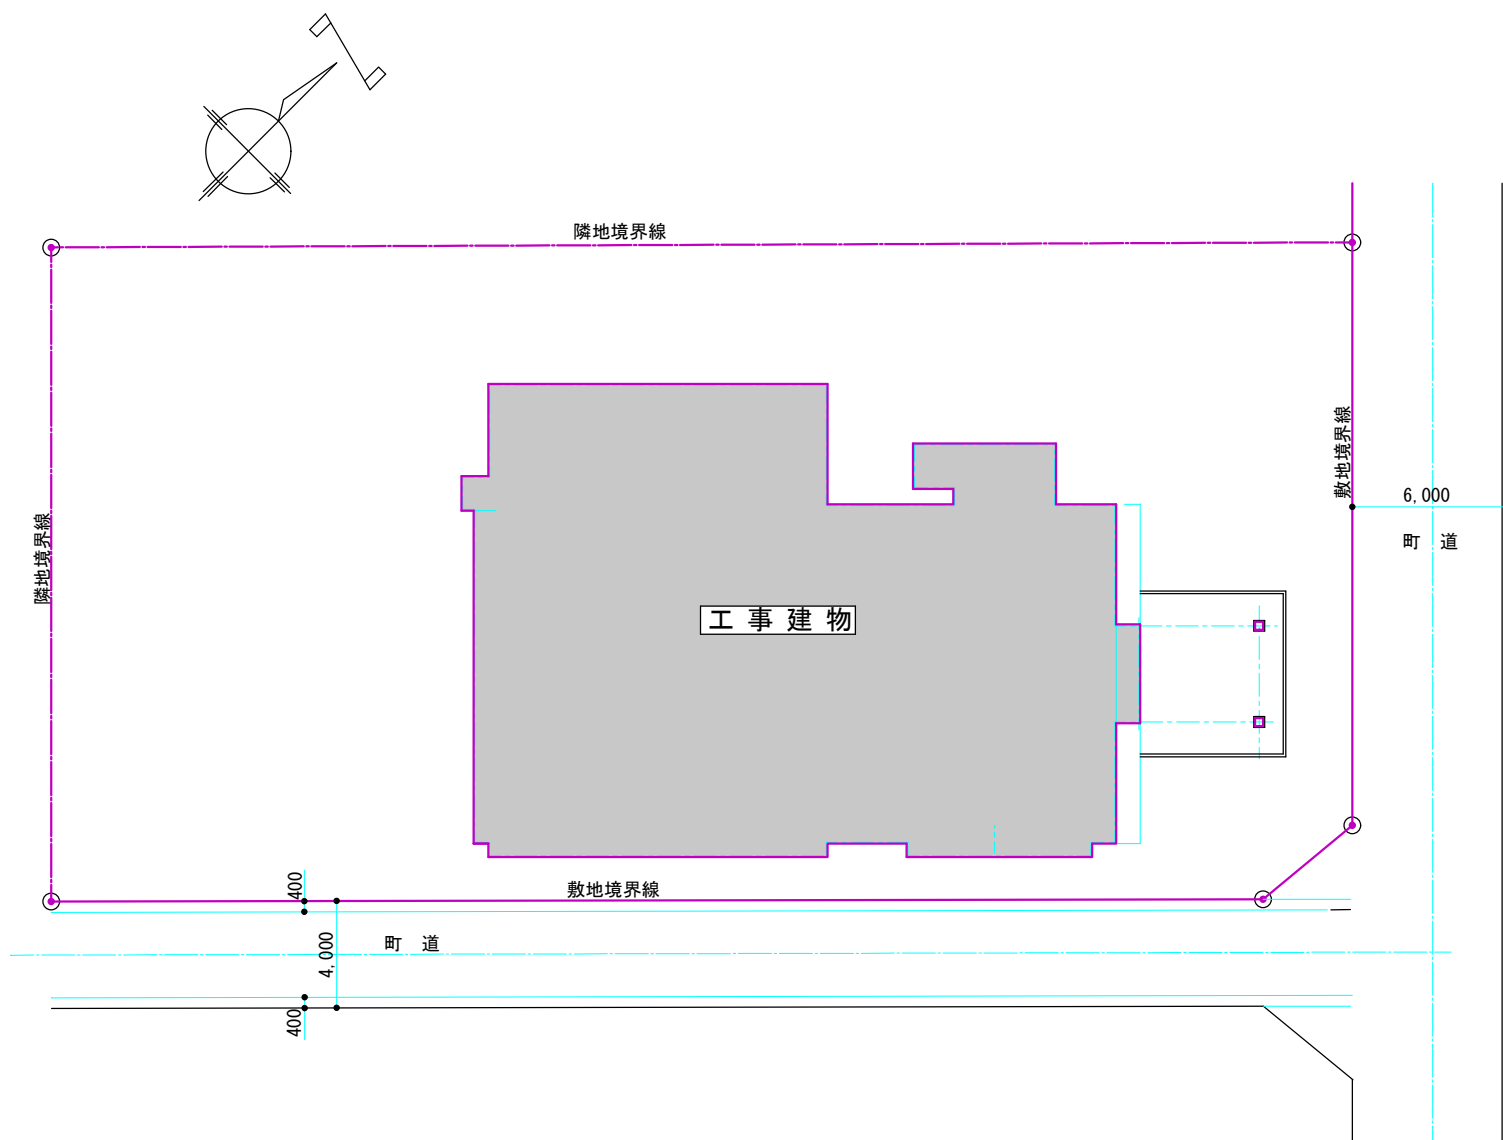

配置図 S=1:200

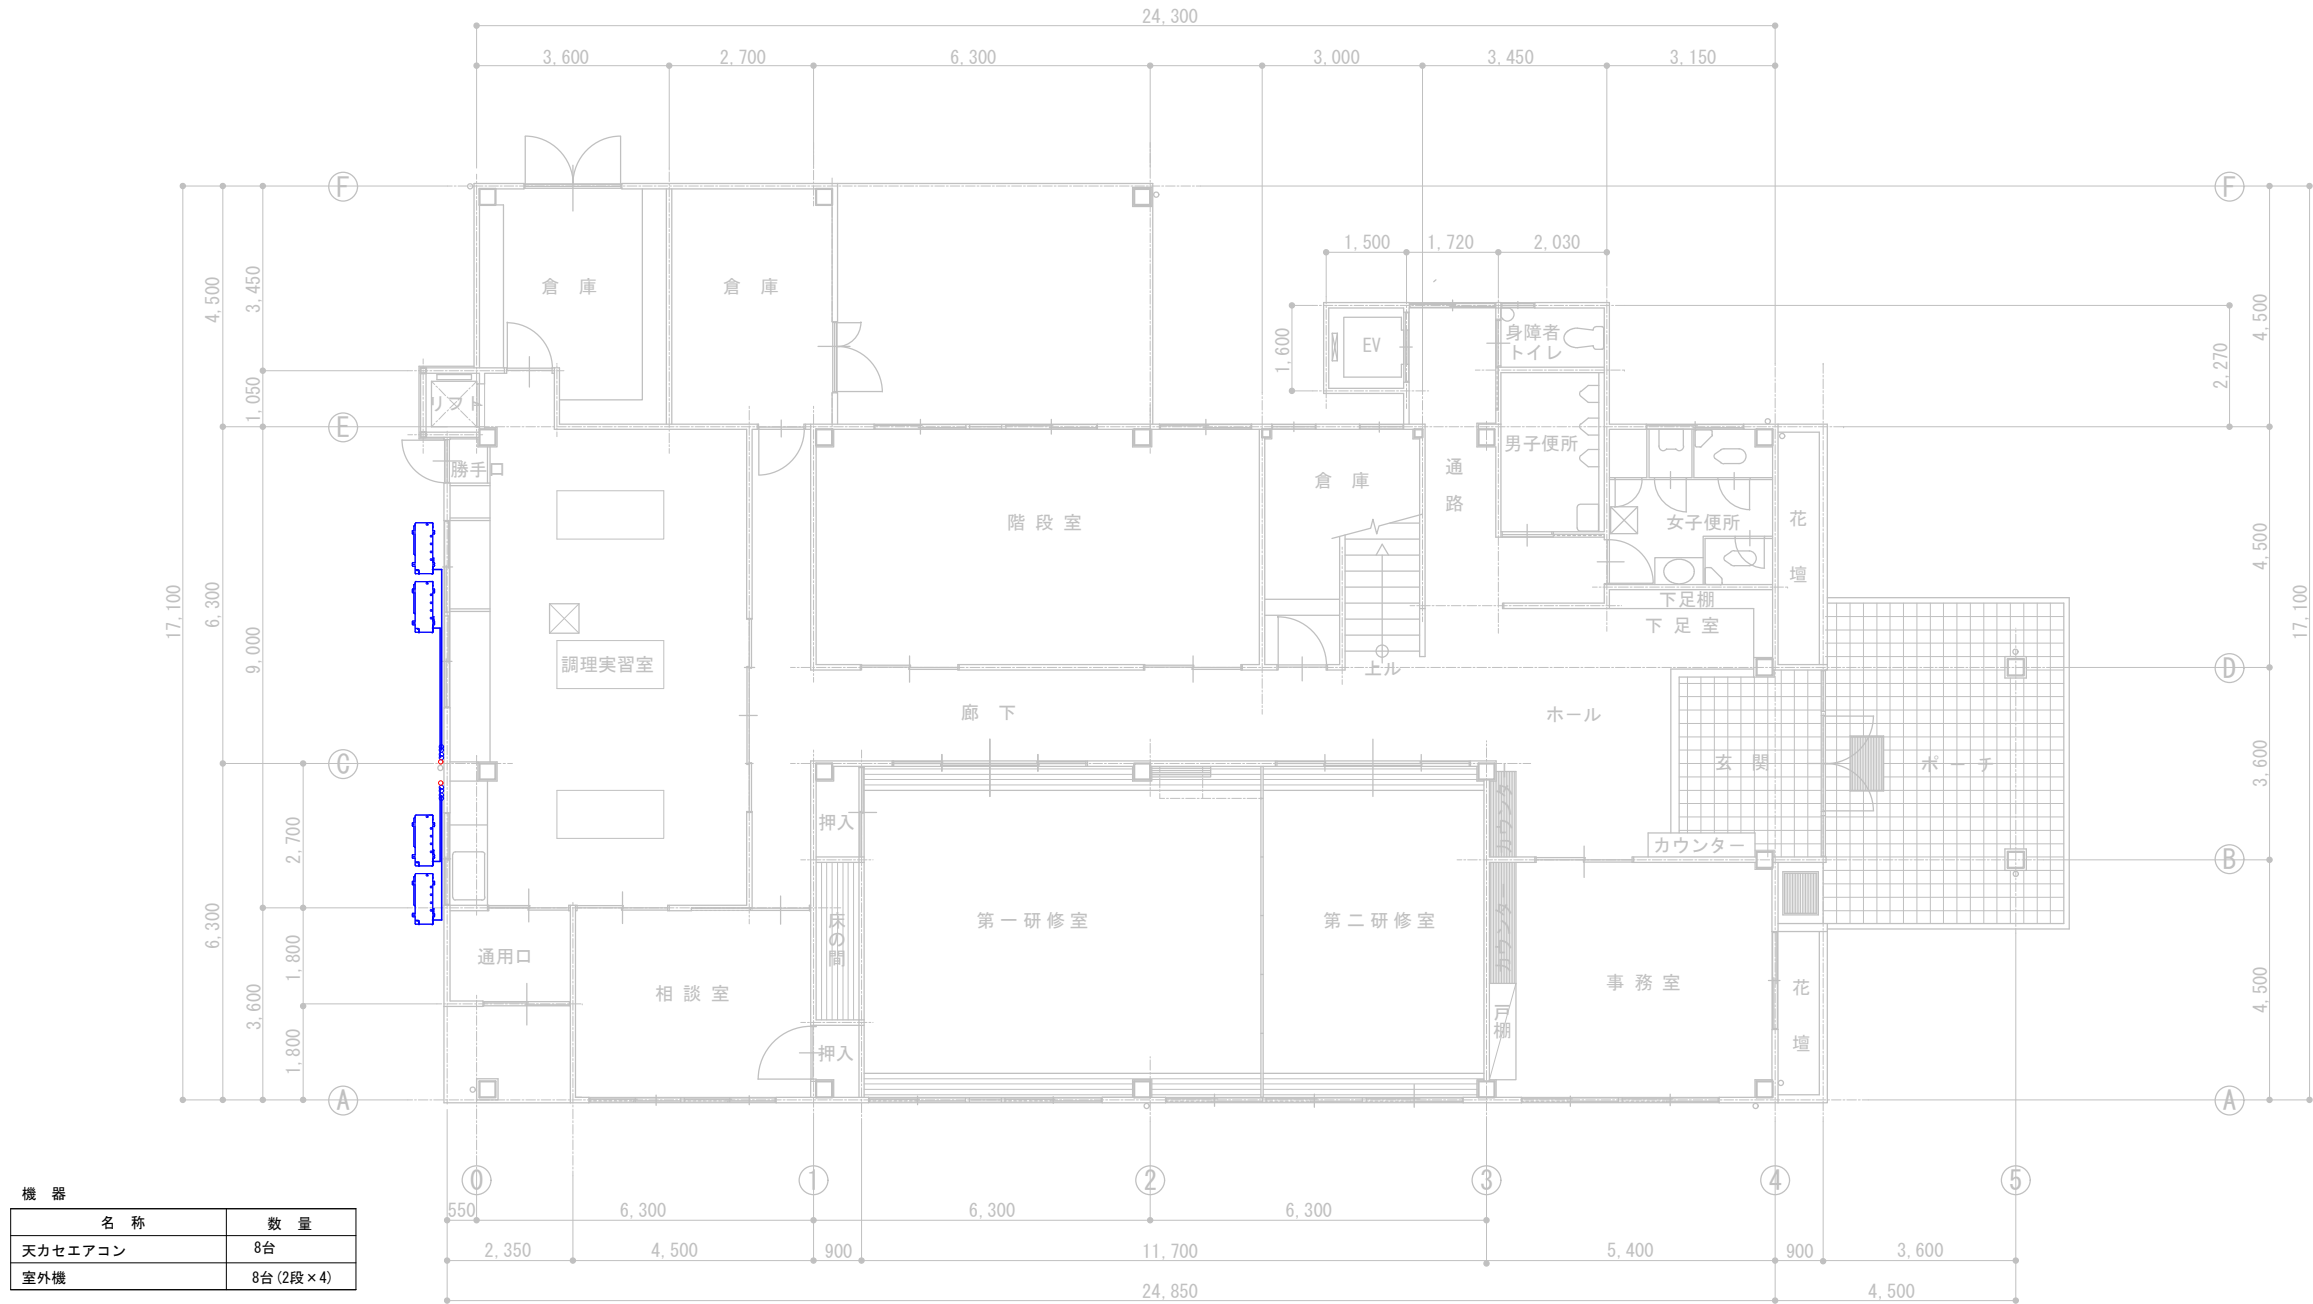


機 器		
名 称	数 量	
天カセエアコン	8台	
室外機	8台 (2段×4)	

隠ぺい部		
名 称	規 格	
冷媒用断熱被服銅管 (ﾊﾞﾌｺｲﾙ)	液	φ9.52
〃	ガス	φ15.88
空調ﾄﾚﾝ用結露防止ﾋﾞﾆﾙ管	25A	
〃	30A	
〃	40A	

屋外		
名 称	規 格	
硬質ポリ塩化ビニル管 (VP)	40A	

1 階 平 面 図 S=1:100

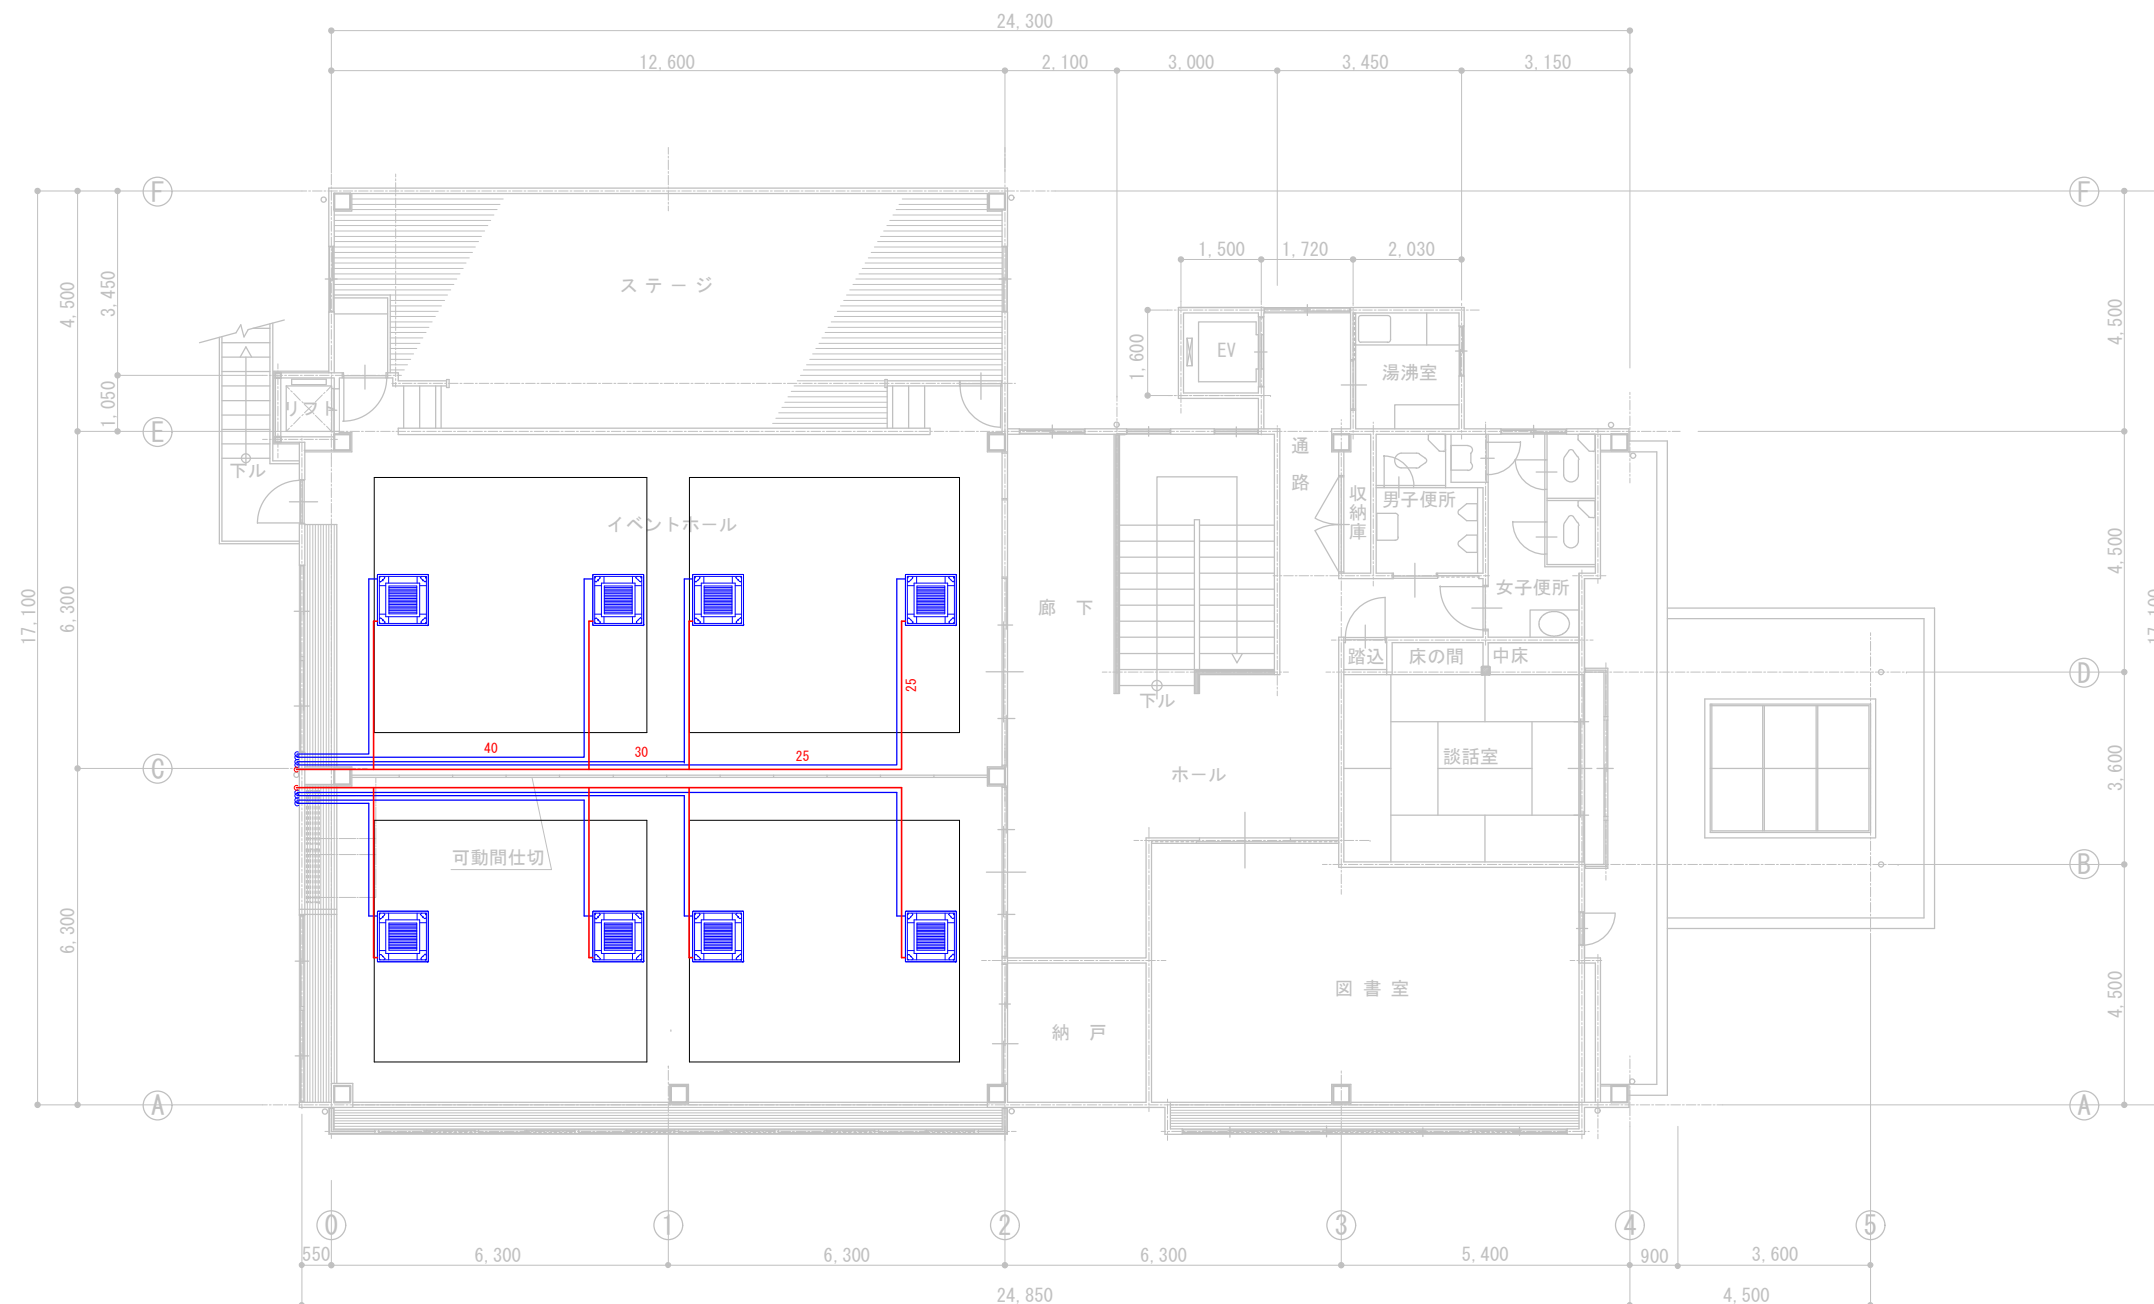

2 階 平 面 図 S=1:100

工 事 名	令和8年度 広域避難所空調設備設置工事 (中央コミュニティセンター)	図 種	2階空調平面図	縮尺	1/100	DATA	2026年7月	辰野町 総務課	図面番号	3
-------	---------------------------------------	-----	---------	----	-------	------	---------	---------	------	---