

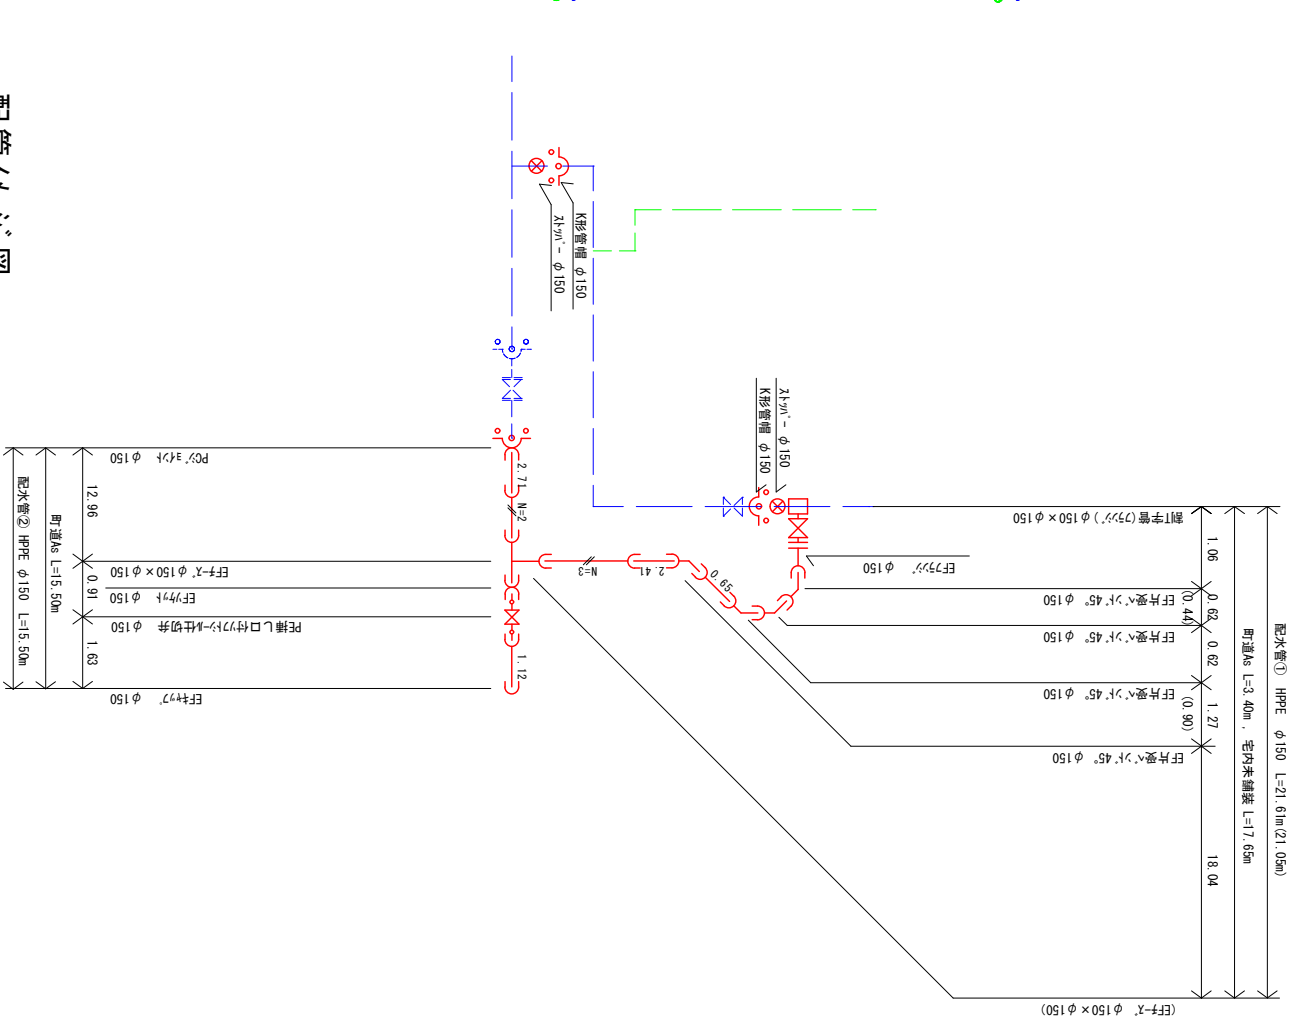


平面図及び配管詳細図

S-Free

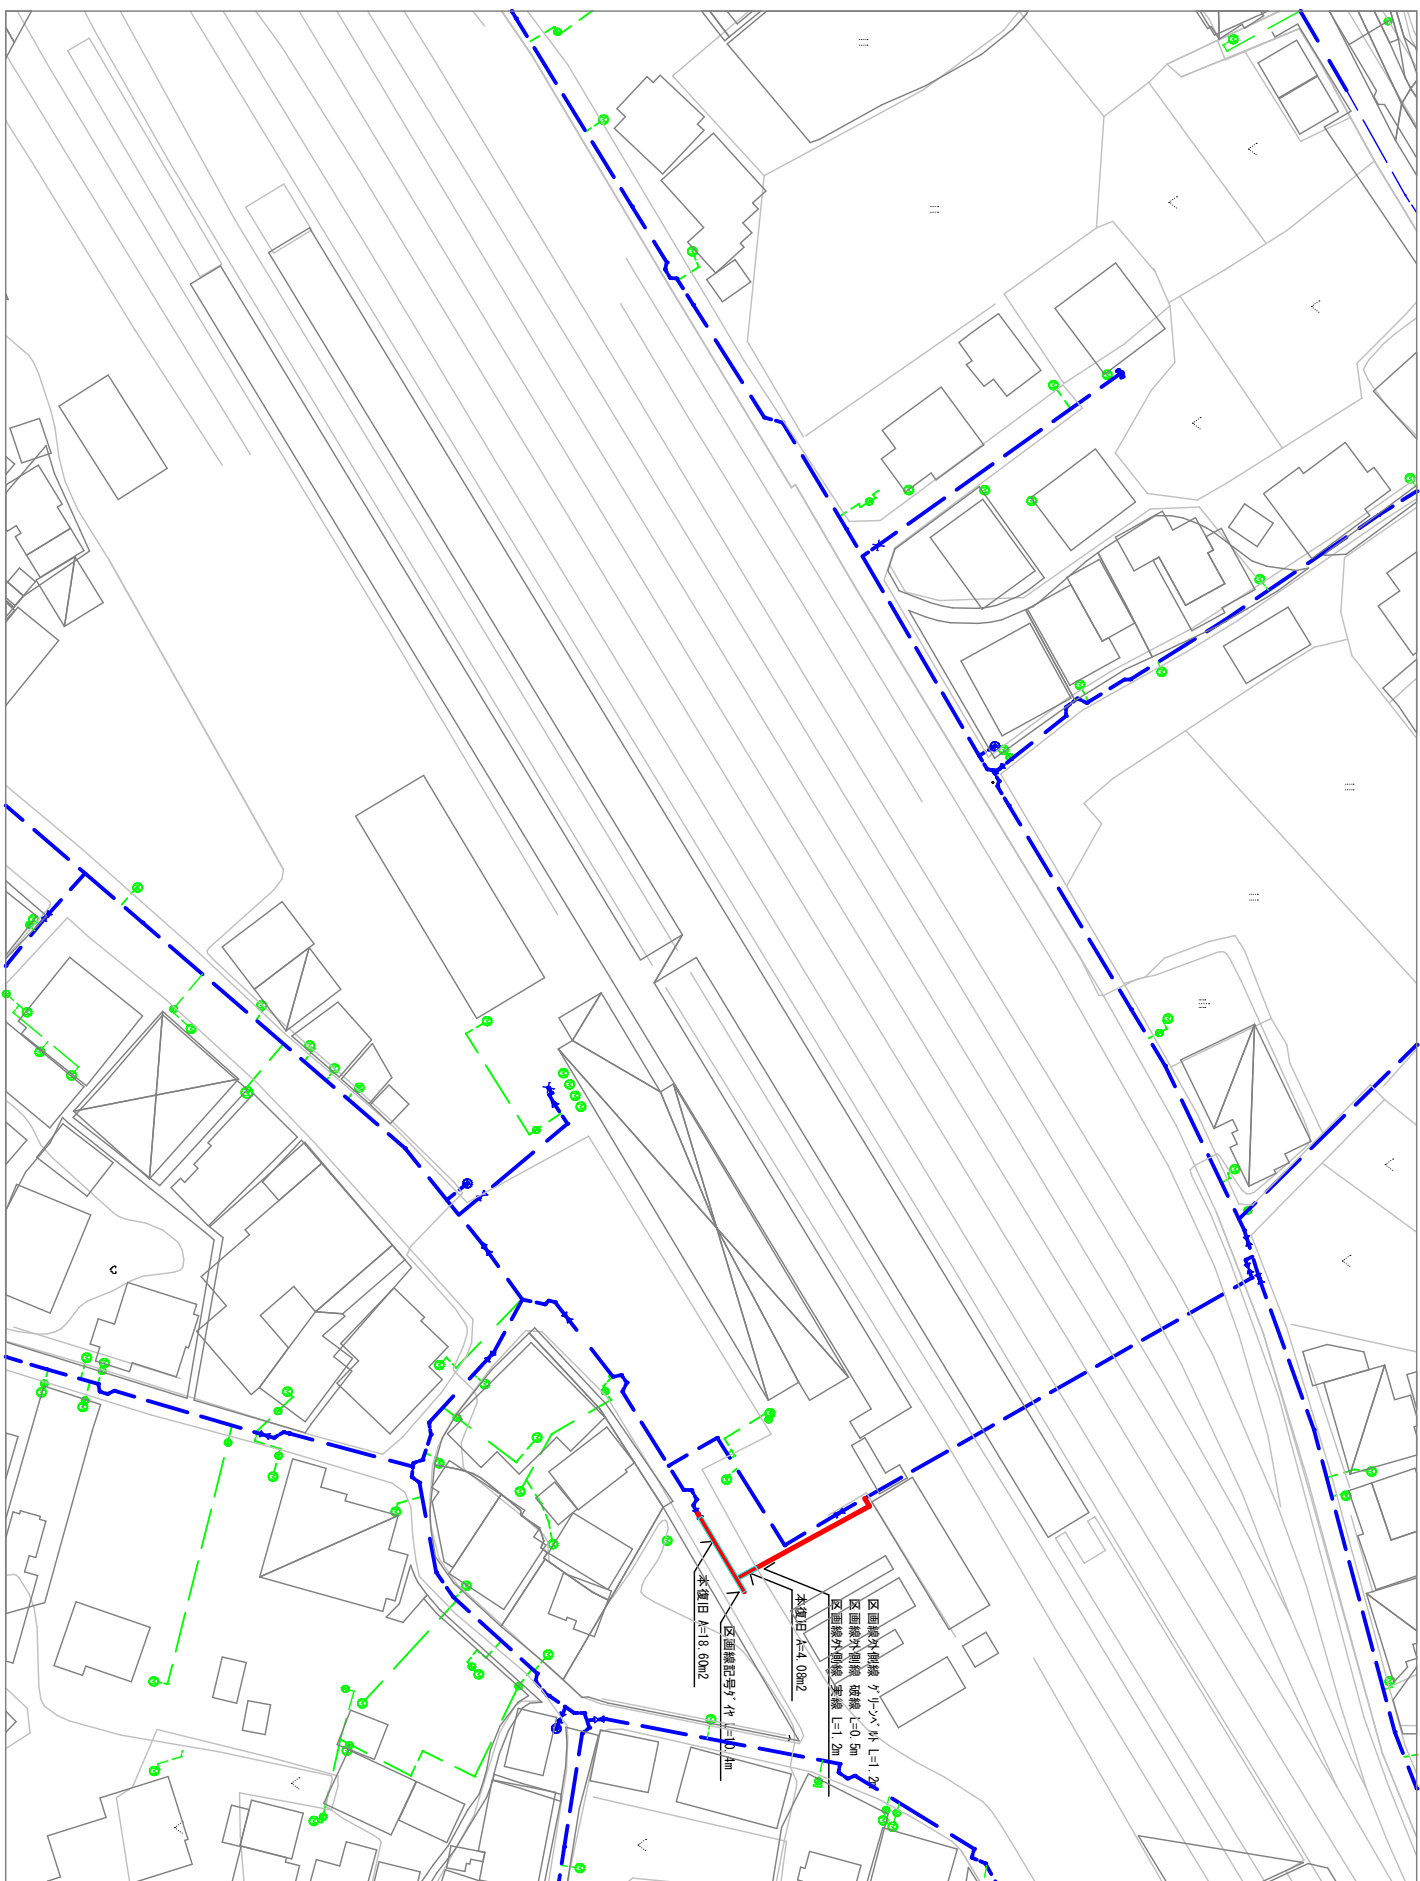

配管イメージ図

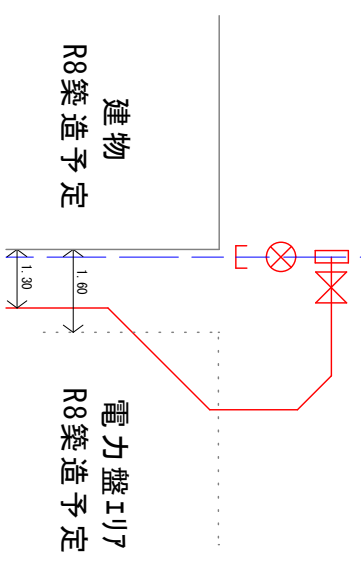

令和8年度 旧黒刺橋ロータリー配水管敷設工事	
配管詳細図	縮尺 図示
医野町	
図面番号	1 業中之 1
医野町 建設水道課	